



(資料7) 大井垣添児童公園築造時の設備平面図

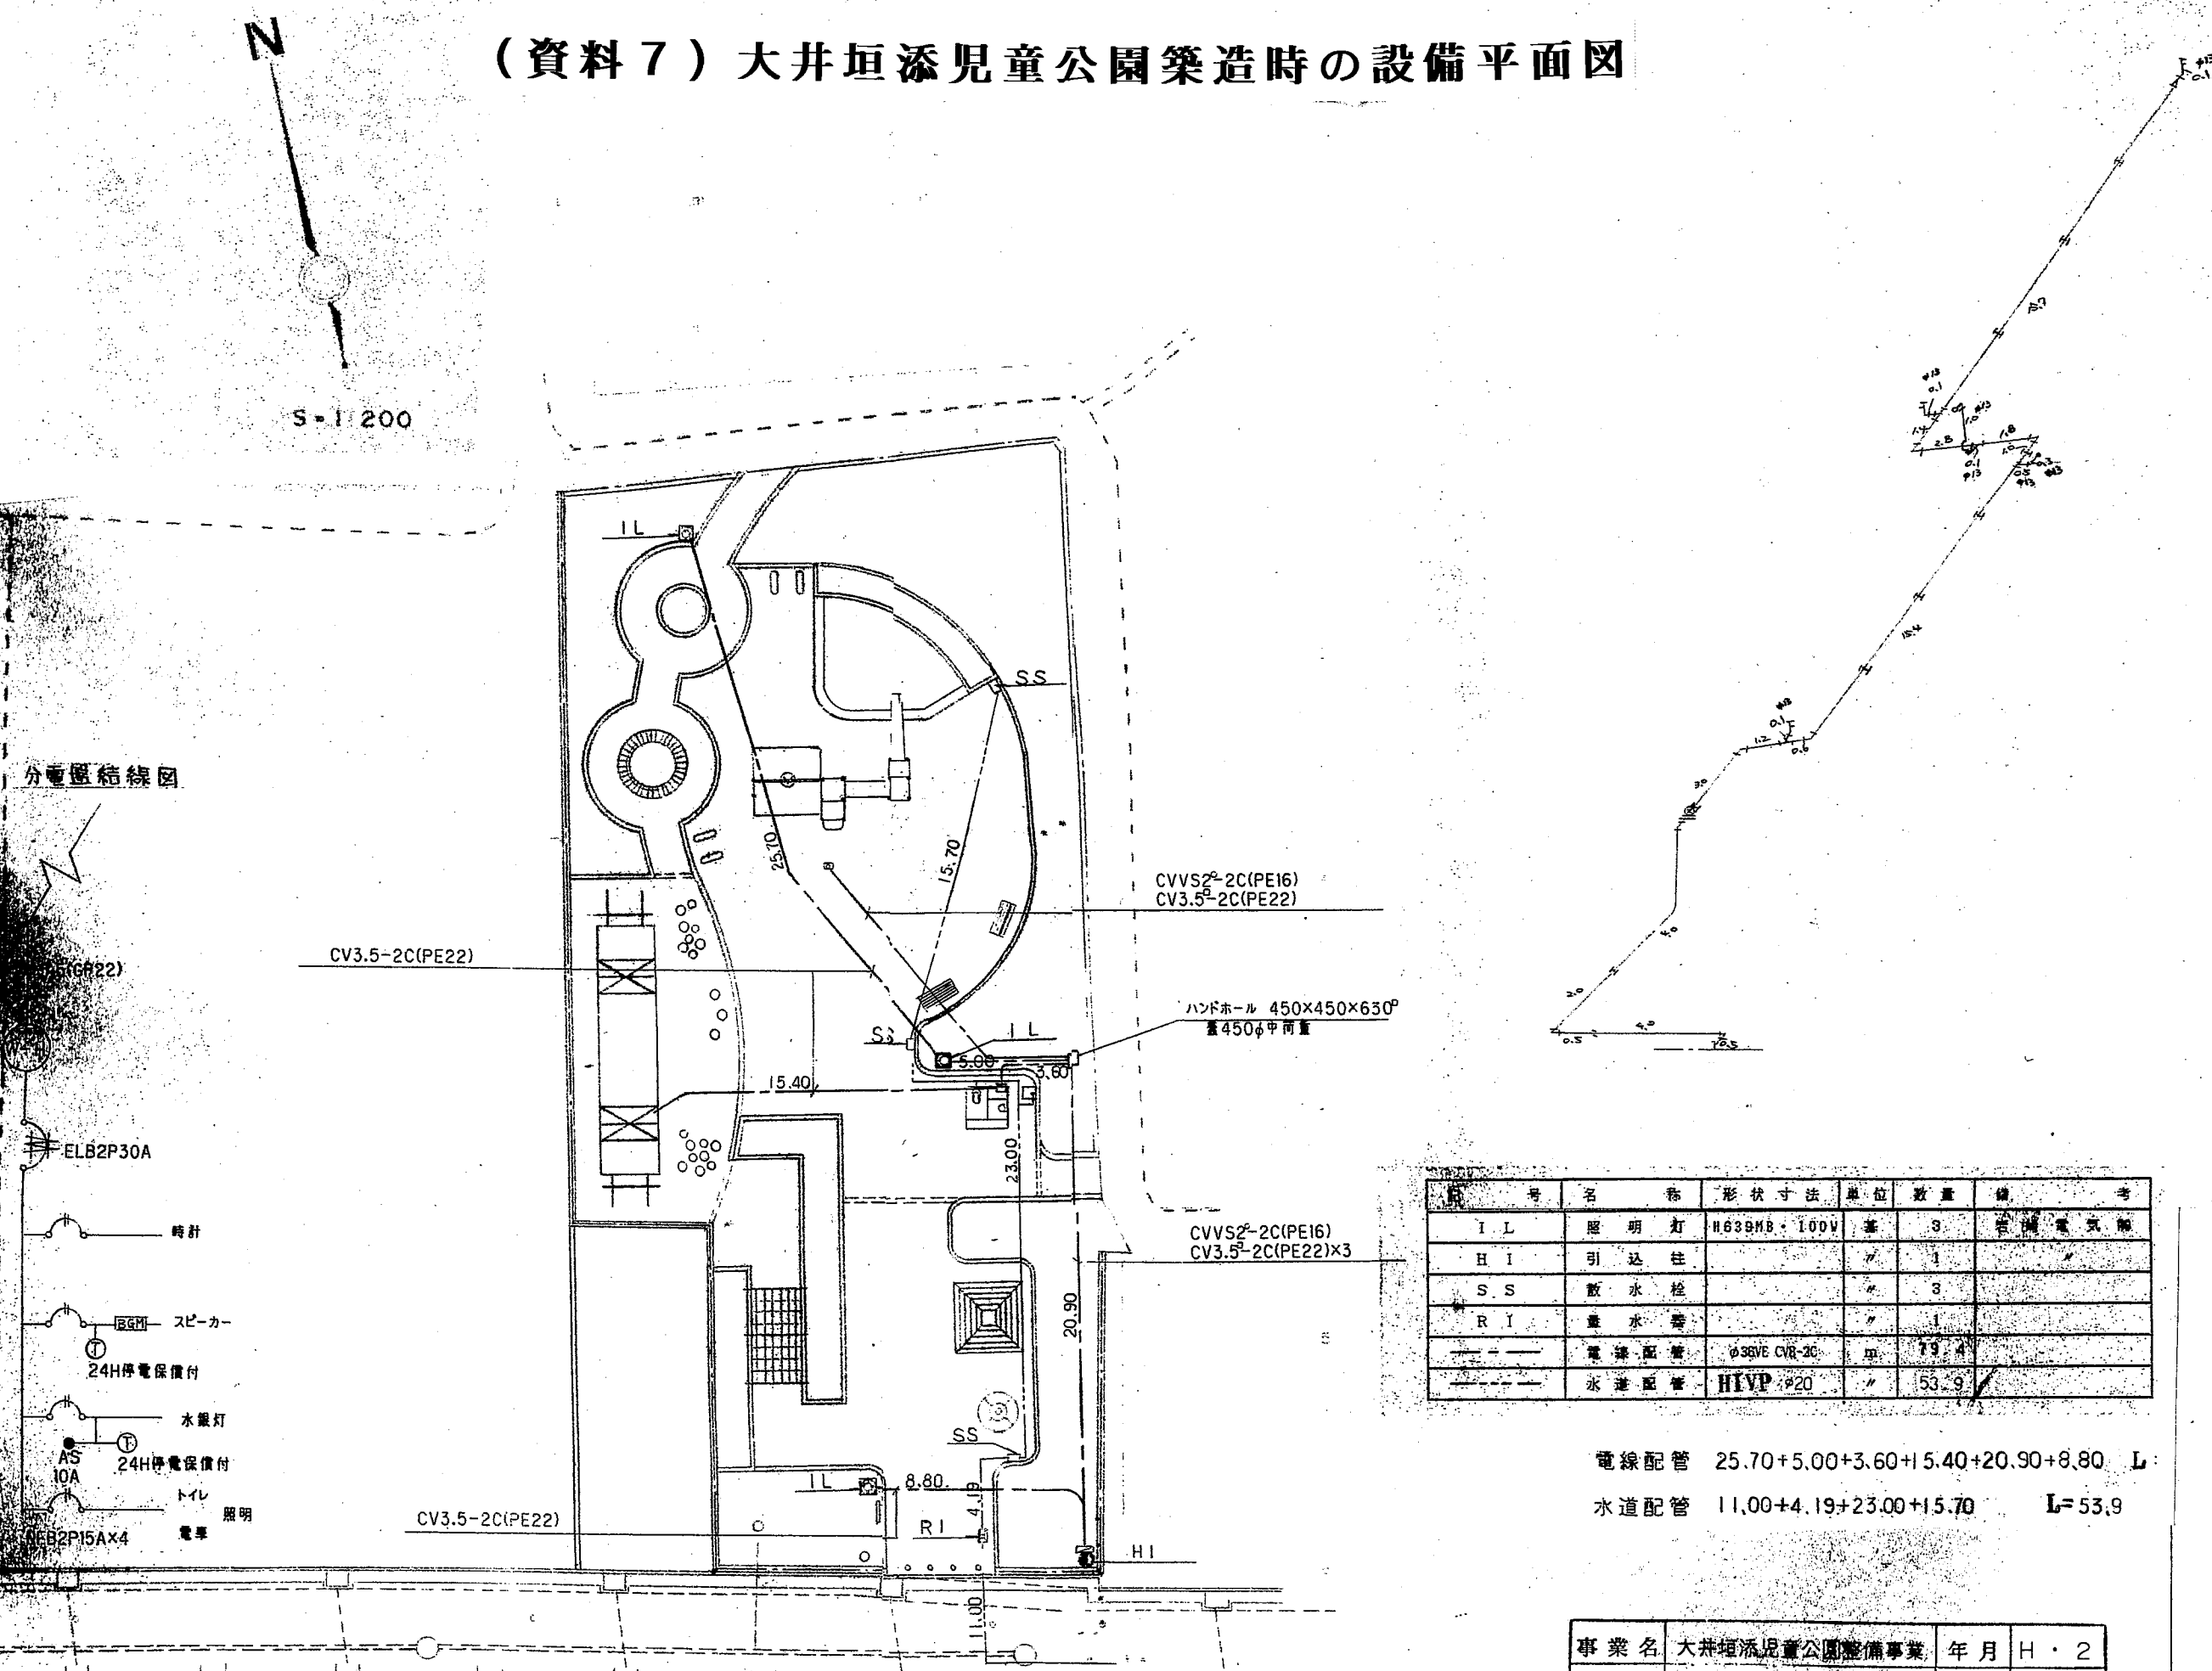

分電盤結線図

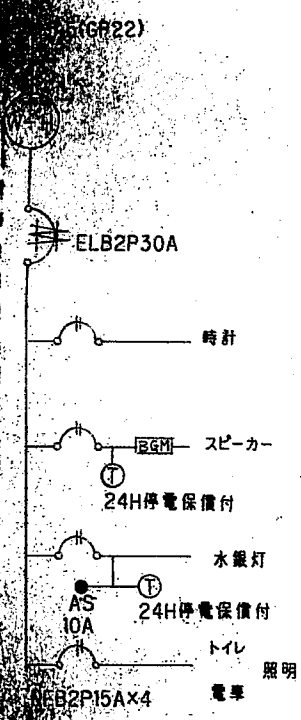

記号	名称	形状寸法	単位	数量	備考
IL	照明灯	H639MB・100V	基	3	岩崎電気社
HI	引込柱		基	1	
SS	散水栓		基	3	
RI	量水器		基	1	
---	電線配管	φ38VE CVR-2C	m	79.4	
---	水道配管	HVP φ20	m	53.9	

電線配管 25.70+5.00+3.60+15.40+20.90+8.80 L=

水道配管 11.00+4.19+23.00+15.70 L=53.9

事業名	大井垣添児童公園整備事業	年月	H・2
		図番	4/24
図名	設備平面図	縮尺	S=1:200
	藤井寺市公園緑地課		